


PRZEKRÓJ A - A

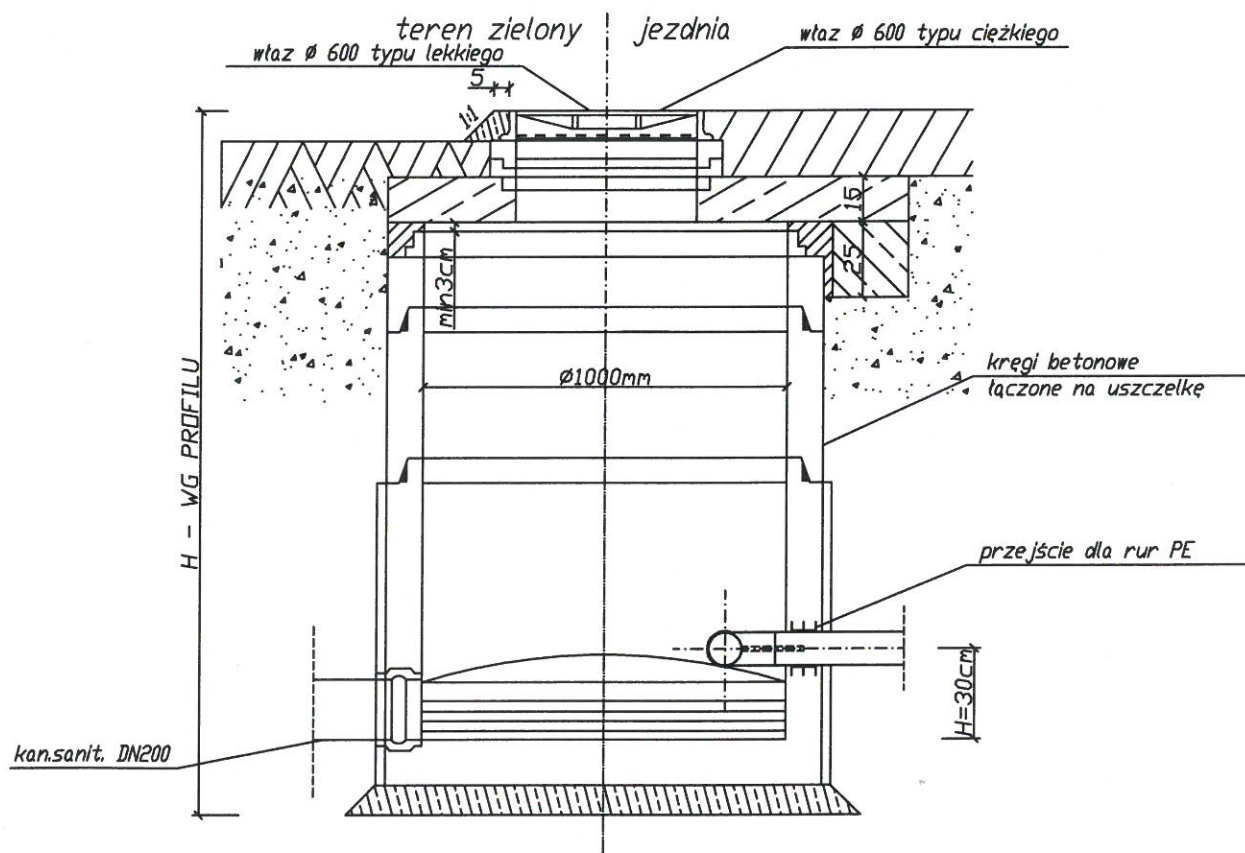

KOMPLEKSOWE USŁUGI INŻYNIERYJNE

Spółka z o.o.

31-320 Kraków, ul. Słowicza 3
tel/fax: (012) 350 50 50, 350 50 51

| | | | |
|--------------------|--|---------|--|
| Zespół projektowy: | Imię i nazwisko: | Podpis: | Obiekt: |
| PROJEKTOWAŁ | A. Cieślak <small>Nr upr.: MAP/0254/PWOS/04 specjalność: sec. WOD-KAN</small> | | Kanalizacja sanitarna dla m. Zator, Trzebieńczyce, Rudze, Graboszyce |
| OPRACOWAŁ | R. Czamara | | |
| OPRACOWAŁ | | | |
| OPRACOWAŁ | | | |
| SPRAWDZIŁ | E. Macias <small>Nr upr.: MAP/0138/POOS/04 specjalność: inżynieria</small> | | |

STUDNIA ROZPRĘŻNA

Skala: 1:25
Data: 07.2010r.
Nr umowy:

Stadium: PBW

Nr rysunku:

5.3