


PRZEKRÓJ D-D
skala 1:100

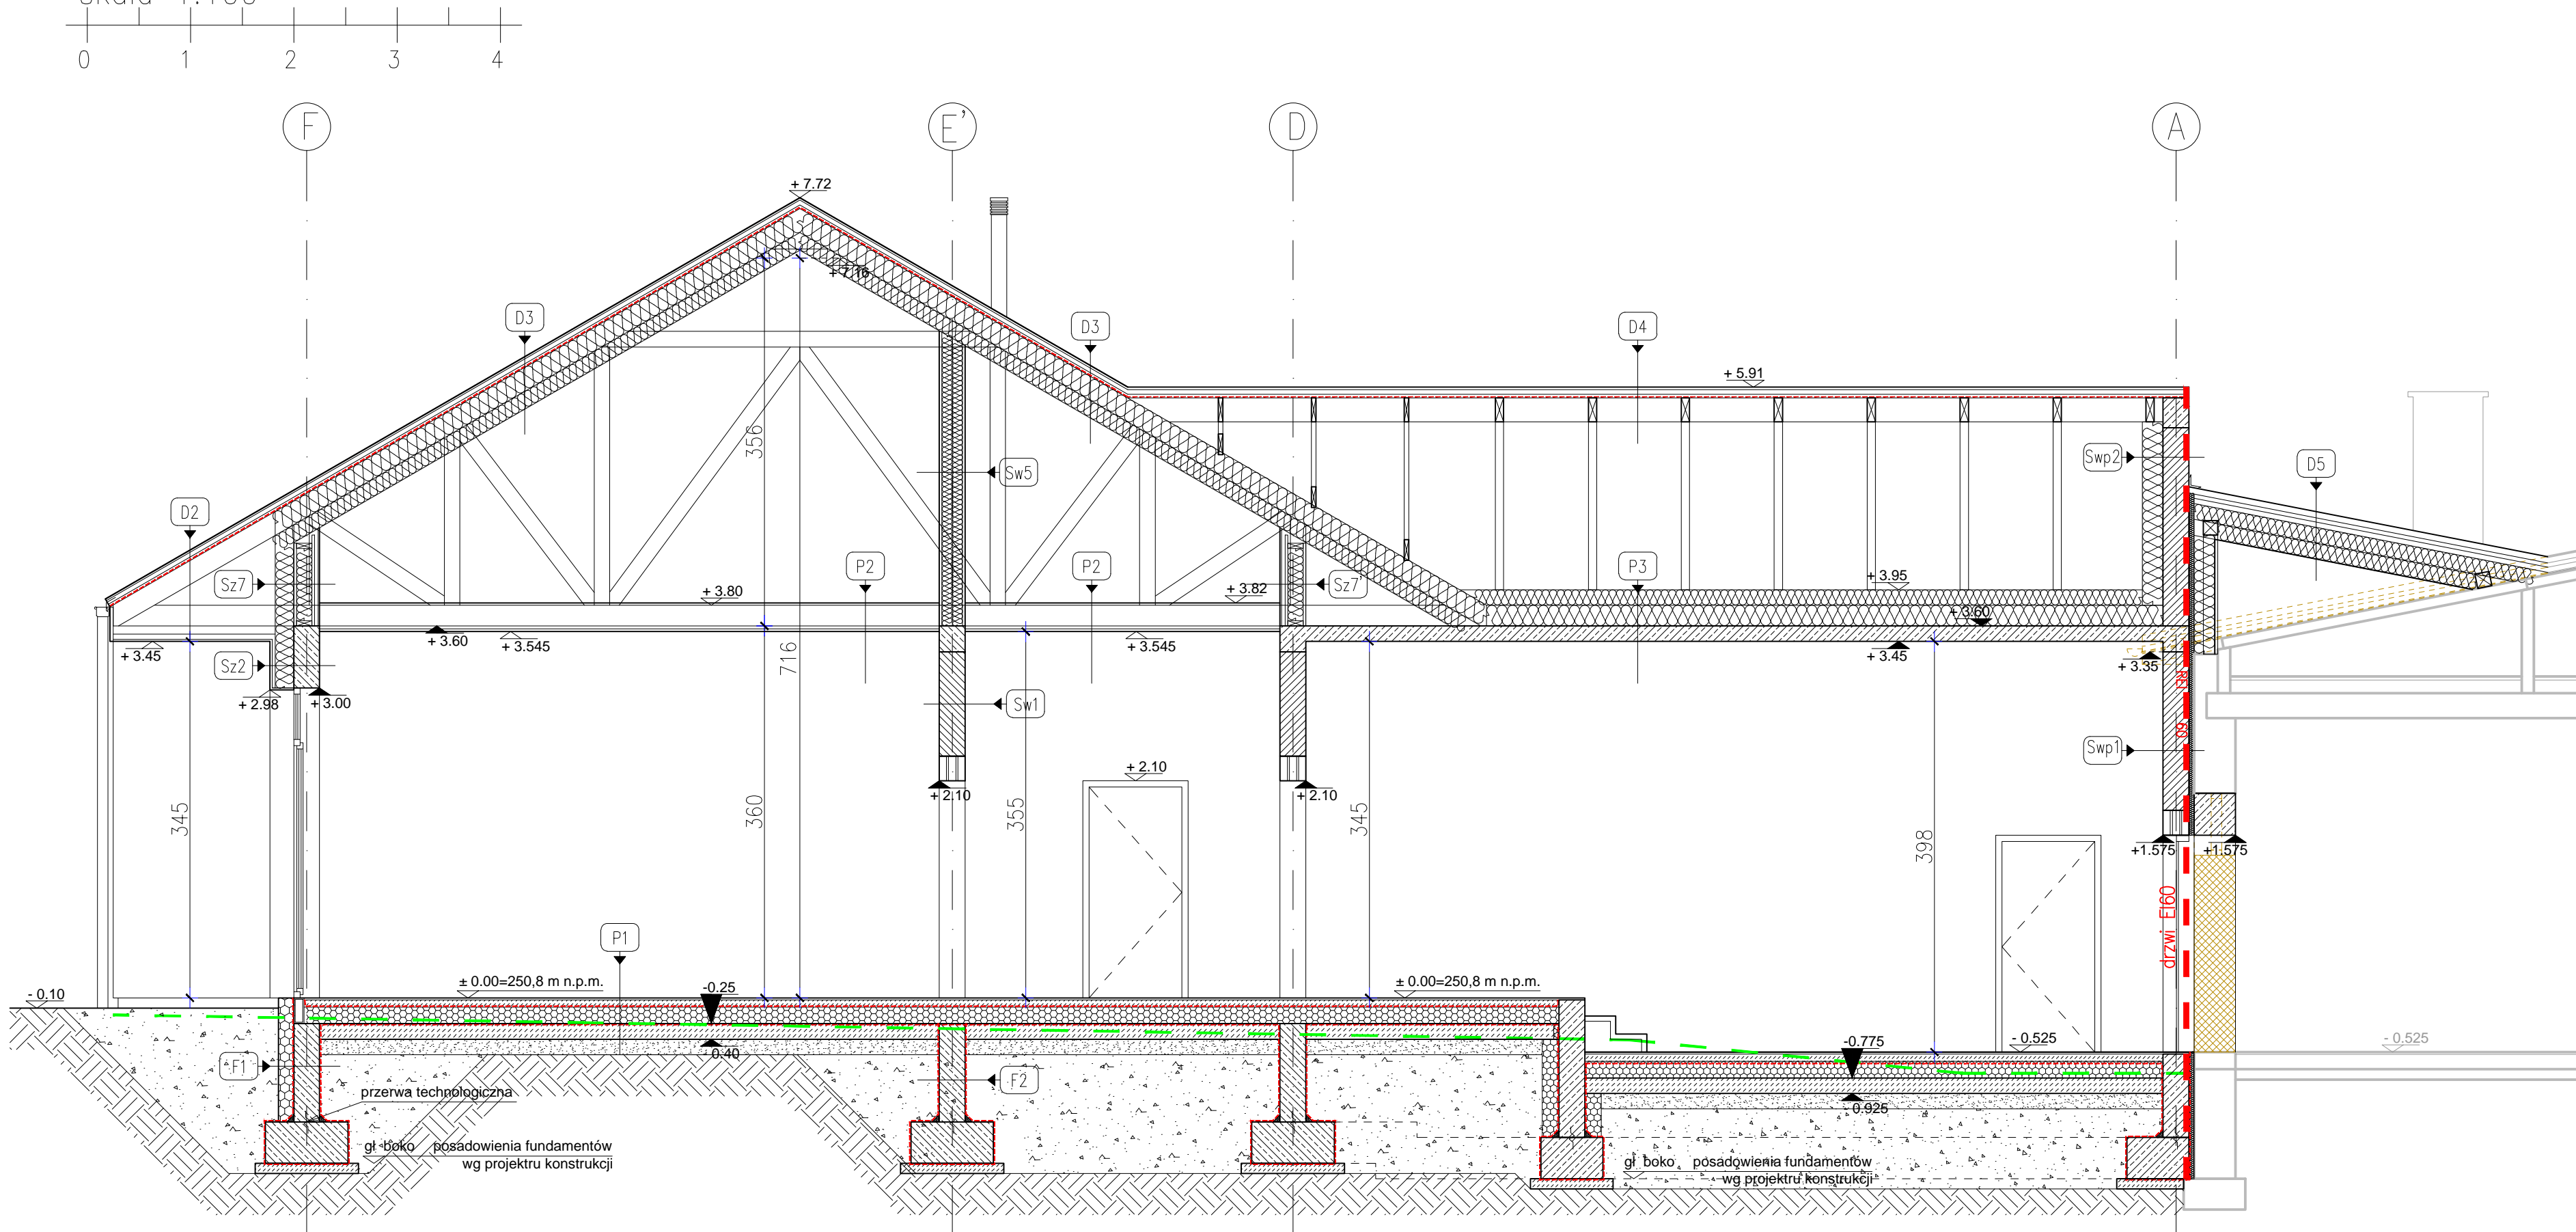

- UWAGI OGÓLNE:
- Rysunki projektowe należy rozpatrywać międzybranżowo z uwzględnieniem informacji zawartych w dokumentacji. W przypadku stwierdzenia niejasności i rozbieżności pomiędzy opracowaniami branżowymi należy zwrócić się do projektanta o wyjaśnienie zapisów projektu.
 - Rysunki i część opisowa stanowią uzupełniającą się całość, którą należy rozpatrywać łącznie.
 - Wymiary oraz powierzchnie zostały podane w stanie surowym.

ul. Wojska Polskiego 7c/12 32-640 Zator tel. 697 94 88 85 danielbabinski@o2.pl		archiStruktura daniel babinski	
Temat:	Rozbudowa zespołu szkolno-przedszkolnego wraz z instalacjami wewnętrznymi: wod-kan, co, elektryczną, wentylacji mechanicznej i instalacją kanalizacji sanitarnej i deszczowej po terenie oraz dojściem i dojazdem, a także rozbudowa istniejącego odcinka sieci gazowej i przyłącza gazu i budowa odcinka ziemnego sieci gazowej i przyłącza gazu na działce nr 569/3, obr.0001 Graboszyce, j.e.w.121309_5 Zator-obszar wiejski.		
Adres:	dz.nr 569/3, obr.0001 Graboszyce, j.e.w. 121309_5 Zator-obszar wiejski		
Inwestor:	GMINA ZATOR pl. Marszałka Józefa Piłsudskiego 1 32-640 Zator		
Branża:	ARCHITEKTURA		
Rysunek:	PRZEKRÓJ D-D		
Projektował:	mgr inż. arch. Daniel Babiński Nr upr. MPOiA 118/2008	Sprawdzający: mgr. inż. arch. Marcin Romański Nr upr. MPOiA/082/2009	
Zespół projektowy	mgr inż. arch. Natalia Choinacka		
projekt techniczny		Data: 08.2024	Skala: 1:50 A.2.2

Niniejsze opracowanie stanowi dzieło autorskie i podlega ochronie zgodnie z ustawą o prawie autorskim i prawach pokrewnych (Dz.U. nr 24 z 1994, poz.85)