

MAPA DO CELÓW PROJEKTOWYCH

Skala: 1:500

Sekcja: 6.123.34.21.1.3, 6.123.34.21.3.1

Układ wsp. płaskich: 2000/6

Układ wysokości: PL-EVRF2007-NH

ID Pracy: SGG.6640.3140.2023

Powiat: oświęcimski

Jedn. ewid.: Zator - obszar wiejski [121309_5]

Obręb: Graboszyce [121309_5.0001]

Legenda:

- zakres opracowania
- linie rozgraniczające wg MPZP
- 1UP2 - oznaczenie wg MPZP
- ~~~~~ granica głównego zbiornika wód podziemnych doliny rzeki Skawy

Granice działek wkreślono kolorem czarnym na podstawie cyfrowej mapy ewidencyjnej.

W zakresie mapy brak służebności gruntowych.

Nie wyklucza się istnienia w terenie innych, nie wykazanych na niniejszej mapie, urządzeń podziemnych, które nie były zgłoszone do inwentaryzacji lub o których brak informacji w instytucjach branżowych.

Wieprz, 15.11.2023r.

Wykonał:

GEODETA UPRAWNIONY
Upr. zaw. nr 18573
mgr inż. Wojciech Marczyński

GEODETA UPRAWNIONY
Upr. zaw. nr 18573
mgr inż. Wojciech Marczyński

Poświadczam, że niniejsza mapa została opracowana w wyniku prac, których rezultaty zawiera pozytywnie zweryfikowany operat techniczny. Jednocześnie informuję, że jestem świadomy odpowiedzialności karnej za złożenie fałszywego oświadczenia.

Identyfikator zgłoszenia prac geodezyjnych	SGG.6640.3140.2023
Organ służby geodezyjnej, który otrzymał zgłoszenie	Starosta Oświęcimski
Wykonawca prac geodezyjnych	Usługi Geodezyjno-Kartograficzne mgr inż. Wojciech Marczyński
Nr oraz data sporządzenia dokumentu zawierającego wynik pozytywnej weryfikacji	Protokół weryfikacji SGG.6640.3140.2023_36317 z dnia 19.12.2023r.
Imię i nazwisko oraz nr uprawnień zawodowych kierownika prac	GEODETA UPRAWNIONY Upr. zaw. nr 18573 mgr inż. Wojciech Marczyński

GEODETA UPRAWNIONY
Upr. zaw. nr 18573

mgr inż. Wojciech Marczyński




Signed by /
Podpisano przez:
Wojciech Jan
Marczyński
Date / Data:
2023-12-21 07:40

RZECZOZNAWCA DO SPRAW ZABEZPIECZEN
PRZECIWPOŻAROWYCH
mgr inż. Kazimierz KRZOWSKI
Upr. Nr 434/2001

Kraków, dnia 14.05.2024
Zgodność projektu z wymaganiami
ochrony przeciwpożarowej stwierdzam
bez uwag z uwagami

USŁUGI
GEODEZYJNO-KARTOGRAFICZNE
mgr inż. Wojciech Marczyński
34-122 Wieprz, ul. Centralna 20
NIP 551-108-20-13 REGON 851810556
tel. 501 207 512

Orientacja:

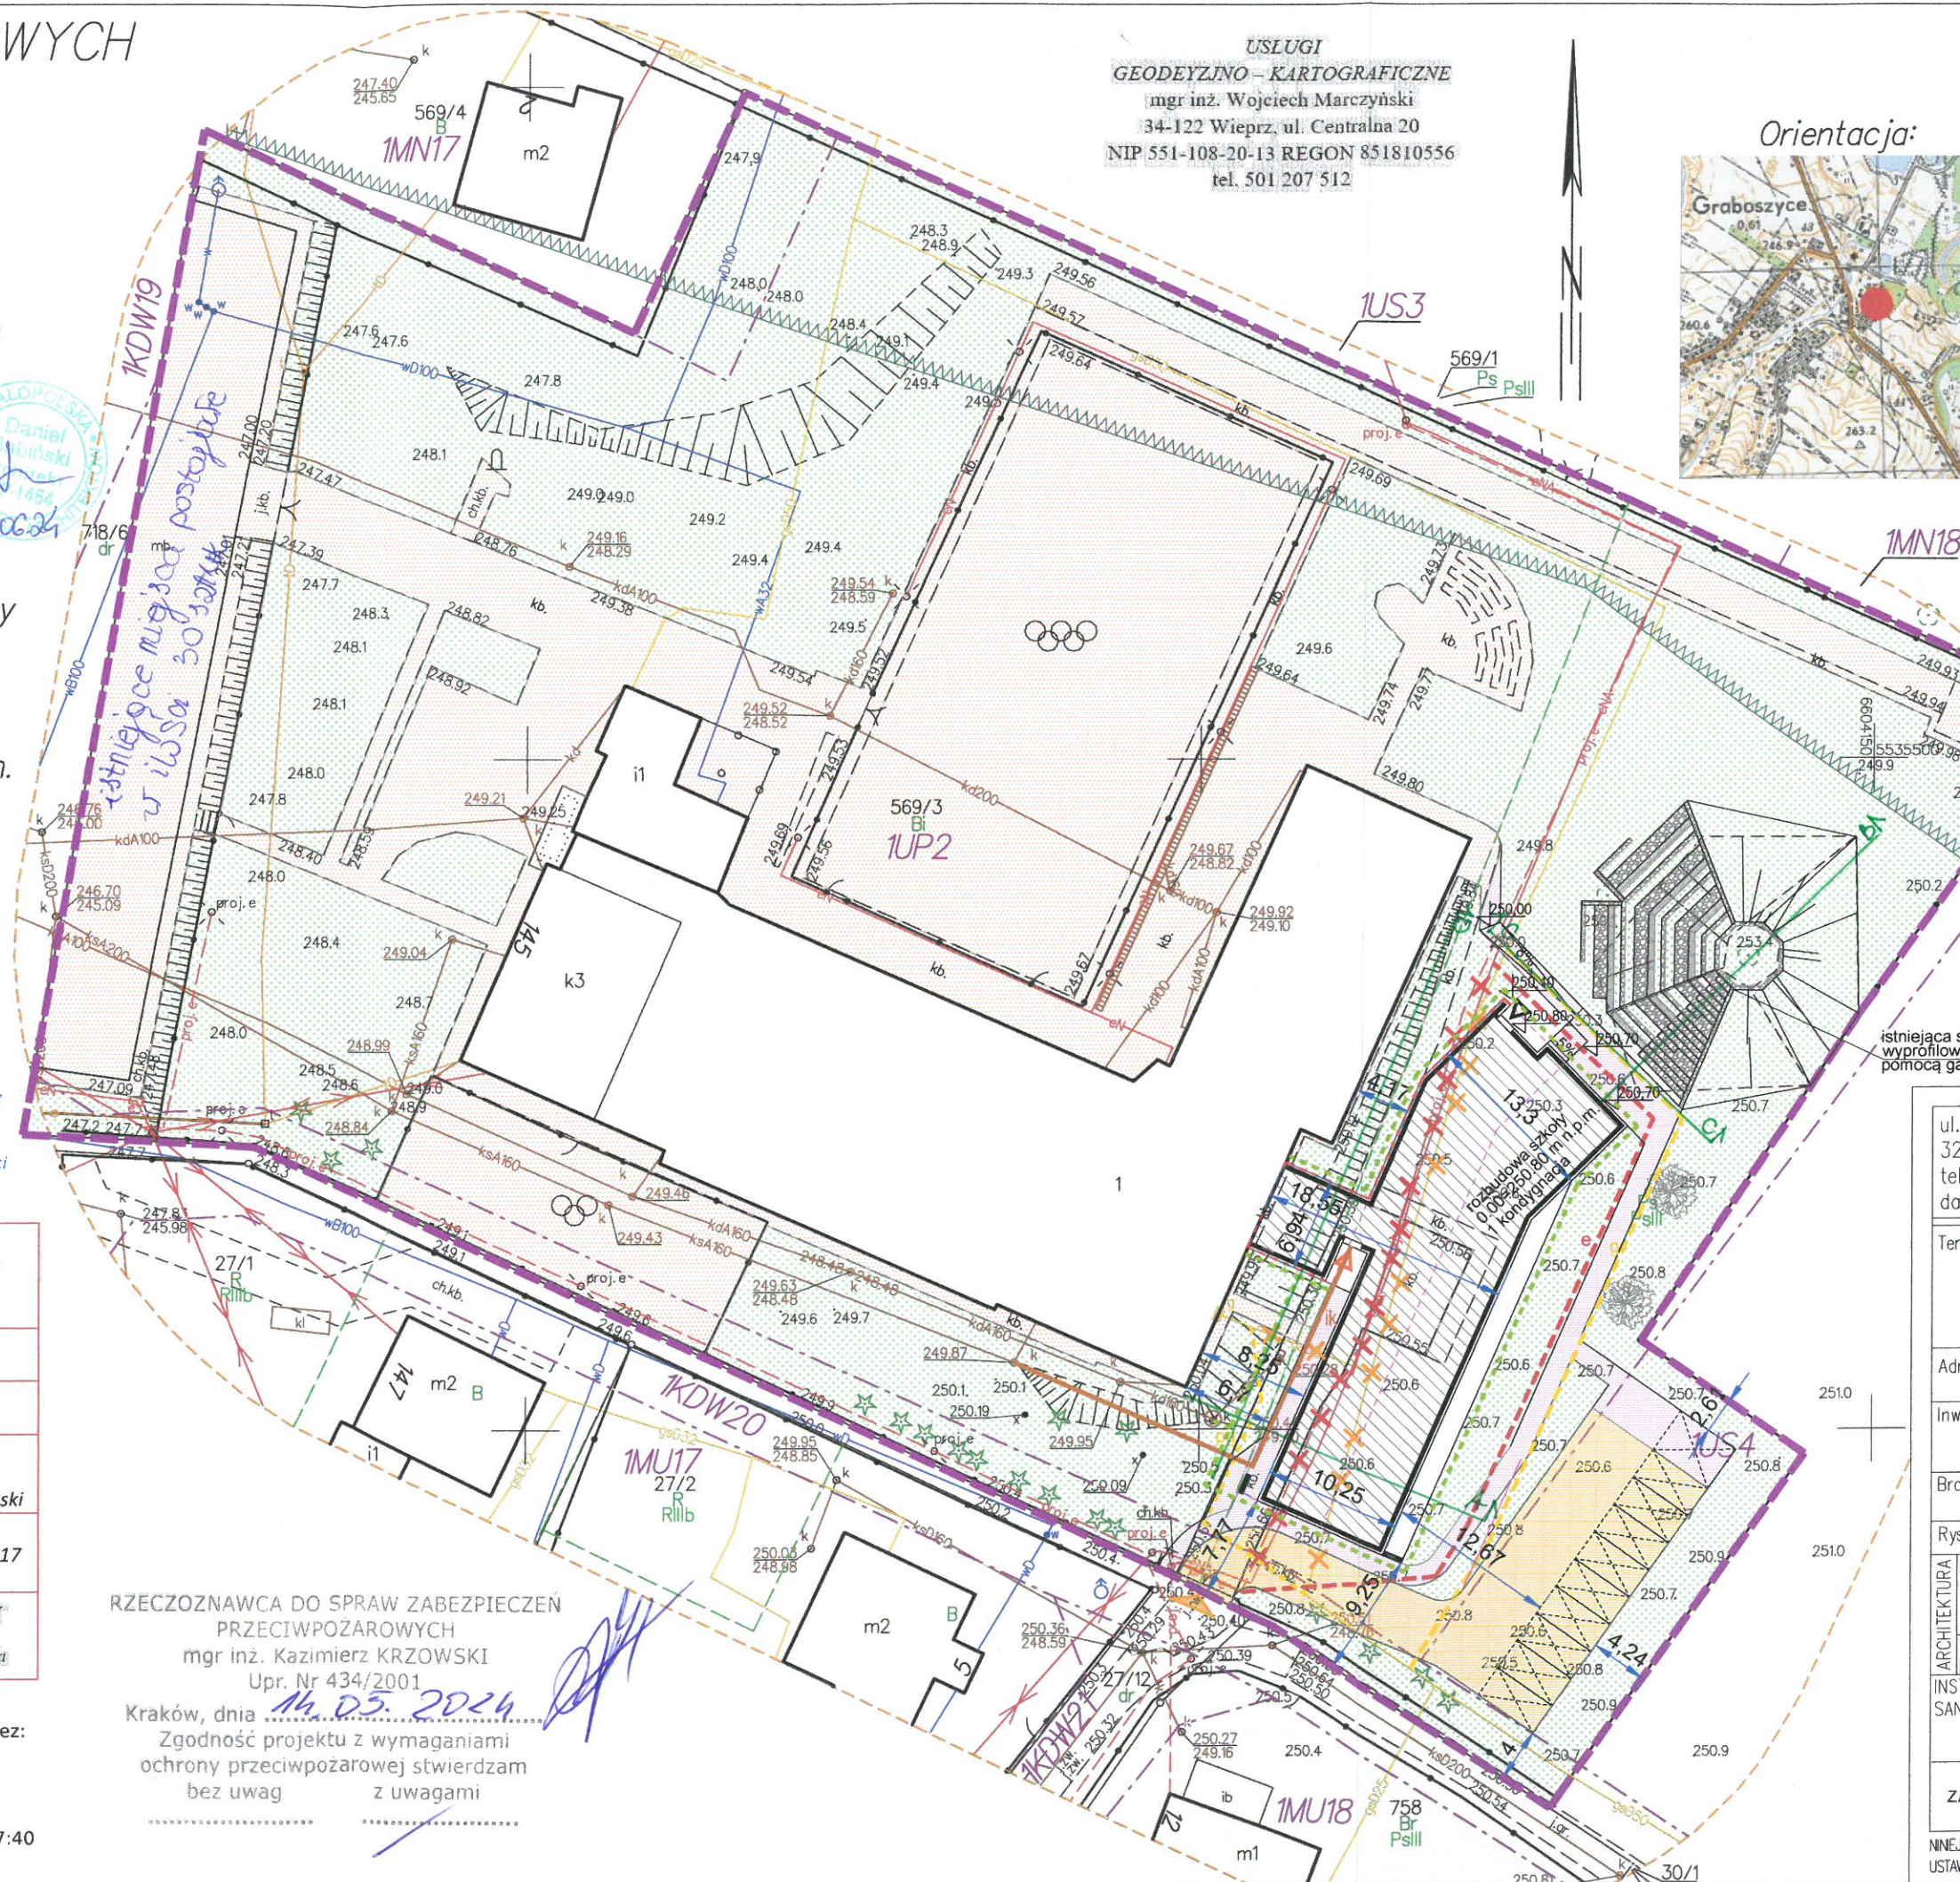

ul.
32-
tel.
dan
Tem
Adre
Inwe
Bran
Rysu
Pr
gr
ARCHITEKTURA
Ze
pr
INSTA
SANIT
ZA
NINE
SZ
USTAWA

PROJEKTOWYCH

3.34.21.3.1

007-NH
123

iejski [121309_5]
_5.0001]

nia
gce wg MPZP
ZP
zbiornika
doliny rzeki Skawy

łorem czarnym
/ ewidencyjnej.

ności gruntowych.

erzenie innych,
i mapie, urządzeń
zgłoszone
ich brak
anżowych.

GEODETA UPRAWNIONY
Upr. zaw. nr 18573

mgr inż. Wojciech Marczyński

pracowana w wyniku prac,
fikowany operat techniczny.
y odpowiedzialności karnej

SGG.6640.3140.2023

Starosta Oświęcimski

Usługi Geodezyjno-
Kartograficzne
mgr inż. Wojciech Marczyński

Protokół weryfikacji
SGG.6640.3140.2023_36317
z dnia 19.12.2023r.

GEODETA UPRAWNIONY
Upr. zaw. nr 18573
mgr inż. Wojciech Marczyński

Signed by /
Podpisano przez:

Wojciech Jan
Marczyński

Date / Data:
2023-12-21 07:40

RZECZOZNAWCA DO SPRAW ZABEZPIECZEŃ
PRZECIWOPOŻAROWYCH

mgr inż. Kazimierz KRZOWSKI
Upr. Nr 434/2001

Kraków, dnia 14.05.2024
Zgodność projektu z wymaganiami
ochrony przeciwpożarowej stwierdzam
bez uwag z uwagami

USŁUGI
GEODEZYJNO - KARTOGRAFICZNE
mgr inż. Wojciech Marczyński
34-122 Wieprz, ul. Centralna 20
NIP 551-108-20-13 REGON 851810556
tel. 501 207 512

Orientacja:



LEGENDA: ELEMENTY PROJEKTOWANE

-zakres objęty wnioskiem

-projektowany budynek

-projektowane powierzchnie utwardzone

(płyty azutowe przepuszczające wodę)

-projektowane powierzchnie utwardzone

(kostka betonowa)

-projektowane powierzchnie zielone (trawnik)

-projektowane miejsca postojowe 2,5x5m

-projektowane miejsca postojowe 3,6x5m

-projektowane główne wejście do budynku

-projektowane dodatkowe wejście do budynku

-projektowana instalacja wewnętrzna kanalizacji

sanitarnej po terenie

-projektowana instalacja wewnętrzna kanalizacji

deszczowej po terenie

-istniejący zjazd z drogi publicznej

ELEMENTY POZA ZAKRESEM WNIOSKU

-planowany przyłącz gazu

-planowana przebudowa sieci gazowej

-planowana przebudowa sieci energii

elektrycznej - zgodnie z odrębną

procedurą znak: WAB. 6743.1.136.

2024.15

x- rozbiórka sieci energii

elektrycznej

Starosta Oświęcimski
ul. Wyspiańskiego 32-602 Oświęcim

ul. Wojska Polskiego 7c/12
32-640 Zator
tel. 697 94 88 85
danielbabinski@o2.pl

archiStruktura
daniel babiński

Temat:		Rozbudowa zespołu szkolno-przedszkolnego wraz z instalacjami wewnętrznymi: wod-kan, co, elektryczną, wentylacji mechanicznej i instalacją kanalizacji sanitarnej i deszczowej po terenie oraz dojściem i dojazdem, a także rozbiórka istniejącego odcinka sieci gazowej i przyłącza gazu i budowa odcinka zamiennego sieci gazowej i przyłącza gazu na działce nr 569/3, obr.0001 Graboszyce, j.w.121309_5 Zator-obszar wiejski.	
Adres:		dz.nr 569/3, obr.0001 Graboszyce, j.w. 121309_5 Zator-obszar wiejski	
Inwestor:		GMINA ZATOR pl. Marszałka Józefa Piłsudskiego 1 32-640 Zator	
Branża:		PROJEKT ZAGOSPODAROWANIA TERENU	
Rysunek:		ZAGOSPODAROWANIE TERENU	
ARCHITEKTURA	Projektant główny	mgr inż. arch. Daniel Babiński Nr upr. MPiA 118/2008	Sprawdzający: mgr inż. arch. Marcin Romański Nr upr. MPiA/082/2009
	Zespół projektowy	mgr inż. arch. Natalia Choinacka	
INSTALACJE SANITARNE		mgr inż. Marcin Gród Nr upr. MAP/0107/P005/05	Sprawdzający: mgr inż. Andrzej Duliński Nr upr. MAP/0206/P005/09
PROJEKT ZAGOSPODAROWANIA TERENU		Data: 02.2024	Skala: 1:500
			Nr. rys. Z.1

Niniejsze opracowanie stanów dzieła autorskie i podlega ochronie zgodnie z Ustawą o prawie autorskim i prawach pokrewnych (Dz.U. nr 24 z 1994, poz.83)