

MAPA DO CEŁOW PROJEKTOWYCH

Skala: 1:500
Sekcja: 6.123.34.21.1.3, 6.123.34.21.3.1
Układ wsp. płaskich: 2000/6
Układ wysokości: PL-EVRF2007-NH
ID Pracy: SGG.6640.3140.2023
Powiat: oświęcimski
Jedn. ewid.: Zator - obszar wiejski [121309_5]
Obręb: Graboszyce [121309_5.0001]

Legenda:

- zakres opracowania
- linie rozgraniczające wg MPZP
- 1UP2 - oznaczenie wg MPZP
- granica głównego zbiornika wód podziemnych doliny rzeki Skawy

Granice działek wkreślono kolorem czarnym
na podstawie cyfrowej mapy ewidencyjnej.

W zakresie mapy brak służebności gruntowych.

Nie wyklucza się istnienia w terenie innych,
nie wykazanych na niniejszej mapie, urządzeń
podziemnych, które nie były zgłoszone
do inwentaryzacji lub o których brak
informacji w instytucjach branżowych.

Wieprz, 15.11.2023r.

Wykonał:

GEODETA UPRAWNIONY
Upr. zaw. nr 18573
mgr inż. Wojciech Marczyński

Oświadczam, że niniejsza mapa została opracowana w wyniku prac,
których rezultaty zawiera pozytywnie zweryfikowany operat techniczny.
Jednocześnie informuję, że jestem świadomy odpowiedzialności karnej
za złożenie fałszywego oświadczenia.


Identyfikator zgłoszenia prac geodezyjnych	SGG.6640.3140.2023
Organ służby geodezyjnej, który otrzymał zgłoszenie	Starosta Oświęcimski
Wykonawca prac geodezyjnych	Usługi Geodezyjno-Kartograficzne mgr inż. Wojciech Marczyński
Nr oraz data sporządzenia dokumentu zawierającego wynik pozytywnej weryfikacji	Protokół weryfikacji SGG.6640.3140.2023_36317 z dnia 19.12.2023r.
Imię i nazwisko oraz nr uprawnień zawodowych kierownika prac	GEODETA UPRAWNIONY Upr. zaw. nr 18573 mgr inż. Wojciech Marczyński



Signed by /
Podpisano przez:

Wojciech Jan
Marczyński

Date / Data:
2023-12-21 07:40

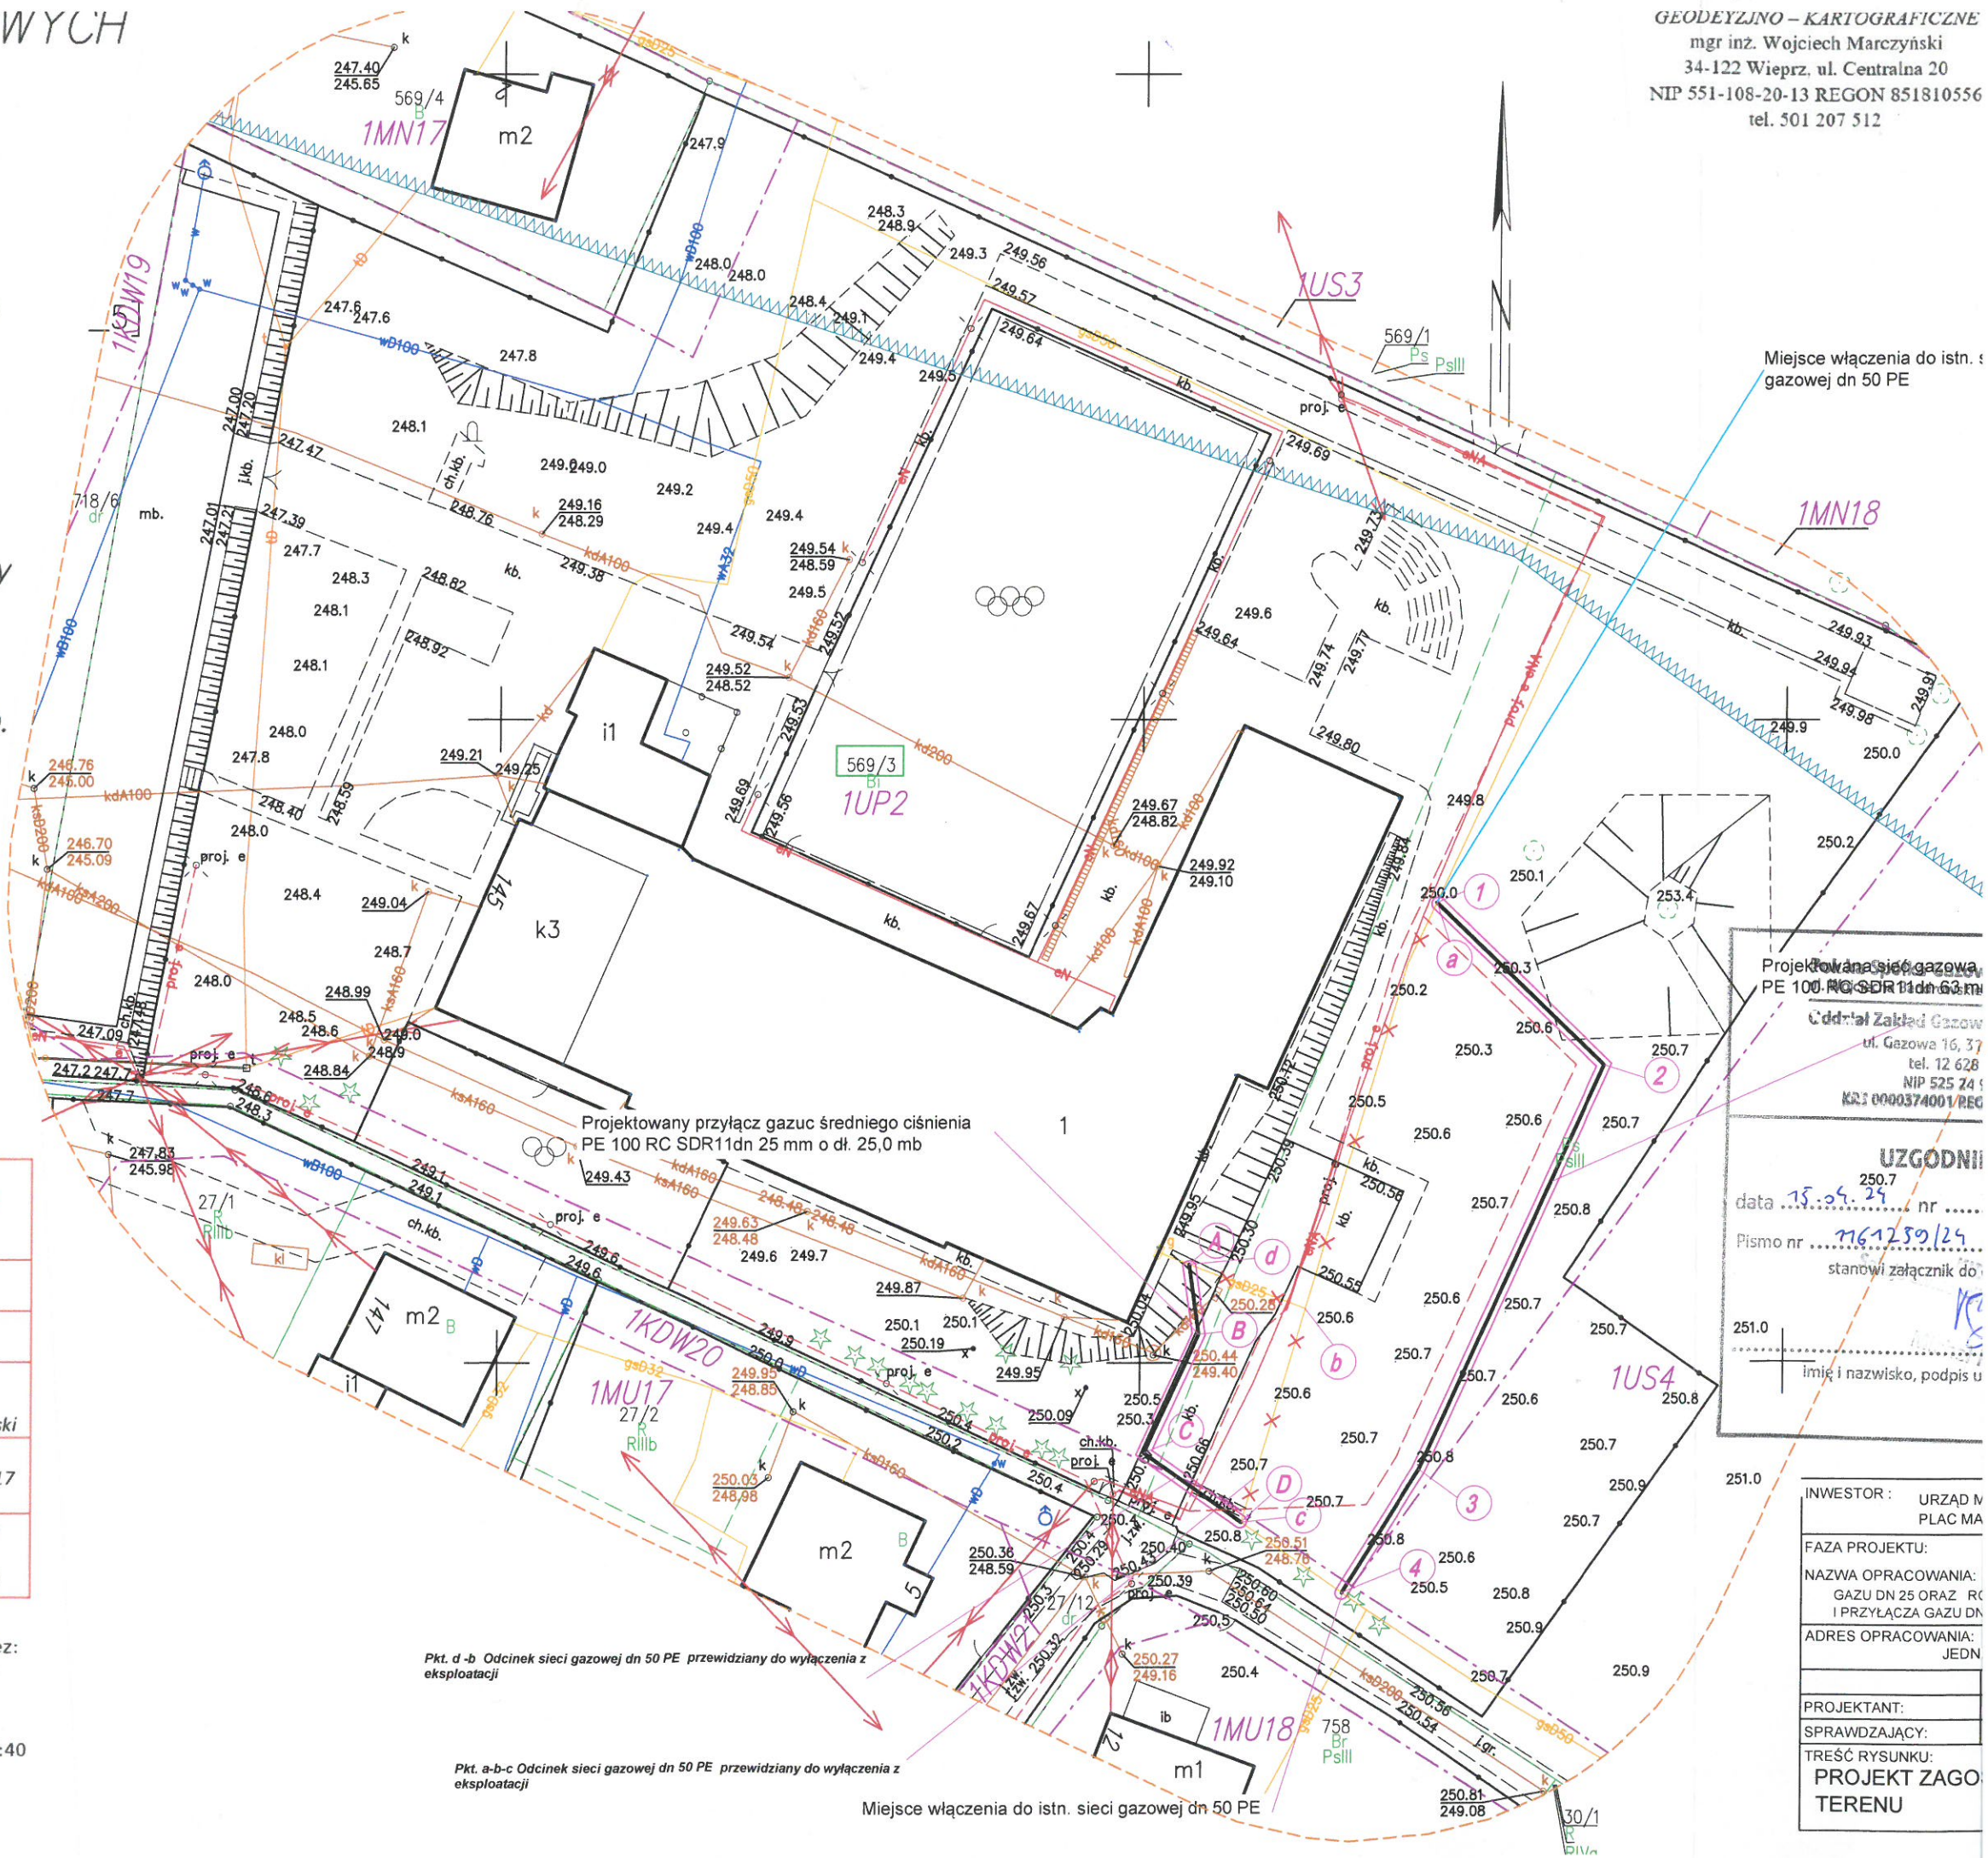

GEODEZYJNO - KARTOGRAFICZNE
mgr inż. Wojciech Marczyński
34-122 Wieprz, ul. Centralna 20
NIP 551-108-20-13 REGON 851810556
tel. 501 207 512

Miejsce włączenia do istn. s.
gazowej dn 50 PE

Projektowana sieć gazowa
PE 100 RC SDR11dn 25 mm
Ciepłota Zasilania Gazowa
ul. Gazowa 16, 37
tel. 12 628
NIP 525 24 5
KAT 0000374001/REG

UZGODNIŁ

data 15.11.23 nr

Pismo nr 761259/24

stanowi załącznik do

imię i nazwisko, podpis u

INWESTOR: URZĄD M
PLAC MA

FAZA PROJEKTU:

NAZWA OPRACOWANIA:
GAZU DN 25 ORAZ
I PRZYŁĄCZA GAZU DN

ADRES OPRACOWANIA:
JEDN

PROJEKTANT:

SPRAWDZAJĄCY:

TREŚĆ RYSUNKU:
PROJEKT ZAGOS
TERENU

WYCH

GEODEYZJNO - KARTOGRAFICZNE
mgr inż. Wojciech Marczyński
34-122 Wieprz, ul. Centralna 20
NIP 551-108-20-13 REGON 851810556
tel. 501 207 512

Orientacja:



Potwierdzam za zgodność
z oryginałem mapy do celów projektowych

Aneta Wojcik upr. nr MAP/0246/POOS/11

mgr inż. Aneta Wojcik
Uprawnienia do projektowania bez ograniczeń
w szczególności architektury, w zakresie
sieci, instalacji urządzeń wodno-kan-
cieplnych, wentylacyjnych i gazowych
Nr upr. MAP/0246/POOS/11

— x — x — Odc. przewidziany do wyłączenia z eksploatacji
--- Projektowany kabel energetyczny narada koordynacji
nr 6630.23.2024

Oznaczenia	
—	granice działek
---	linie rozgraniczające
INFRASTRUKTURA PROJEKTOWANA	
1-2-3-4	Projektowana sieć gazowa sr/pr PE 100 RC SDR11 dn 63 mm o dł. 65,0mb
A-B-C-D	Projektowany przyłącz gazu sr/c PE 100 RC SDR11 dn 25 mm o dł. 25,0mb
1, 4	Miejsce włączenia do istn. gaz. dn 50 PE
	Zakres oddziaływania (uciążliwości) 0,5 m od osi gaz. = zakres uciążliwości
INFRASTRUKTURA istniejąca	
— w100 —	wodociąg lokalny
— g100 —	sieć gazowa średnioprężna
— eNN —	sieć energetyczna niskiego napięcia
— kS —	sieć kanalizacyjna
— t —	sieć teletechniczna

Projektowana sieć gazowa średniego ciśnienia
PE 100 RC SDR11 dn 63 mm o dł. 65,0 mb

Oddział Zakład Gazowniczy w Krakowie
ul. Gazowa 16, 37-060 Kraków
tel. 12 628 11 11
NIP 525 74 96 411
KRS 0000374001/REGON 142739319

UZGODNIENIE

data 15.04.24 nr 633/24
Pismo nr 7167259/24 z dn. 15.04.24
stanowi załącznik do dokumentacji

imię i nazwisko, podpis uzgadniającego

INWESTOR: URZĄD MIEJSKI W ZATORZE
PLAC MARSZAŁKA JÓZEFA PIŁSUDSKIEGO 1, 32- 640 ZATOR

FAZA PROJEKTU: PROJEKT BUDOWLANY

NAZWA OPRACOWANIA: BUDOWA ODCINKA ZAMIENNEGO SIECI GAZOWEJ ŚREDNIEGO CIŚNIENIA DN 63 I PRZYŁĄCZA
GAZU DN 25 ORAZ ROZBIÓRKA ISTNIEJĄCEGO ODCINKA SIECI GAZOWEJ ŚREDNIEGO CIŚNIENIA DN 50
I PRZYŁĄCZA GAZU DN 25 W M. GRABOSZYCE UL. WADOWICKA, GM. ZATOR

ADRES OPRACOWANIA: 32-640 GRABOSZYCE UL. WADOWICKA;
JEDN. EWIDN. 121309_5 ZATOR - OBSZAR WIEJSKI; OBRĘB 0001 GRABOSZYCE DZIAŁKA 569/3

PROJEKTANT:	MGR INŻ. GRZEGORZ TOWAREK	SPEC. INSTAL.	SLK/2409/ZOOS/08	UPRAWNIENIA:	PODPIS:
SPRAWDZAJĄCY:	MGR INŻ. ANETA WÓJCİK	SPEC. INSTAL.	MAP/0246/POOS/11		
TREŚĆ RYSUNKU:	PROJEKT ZAGOSPODAROWANIA TERENU				NR. RYS:
		DATA:	02.2024	SKALA:	1:500
					02

Pkt. d-b Odcinek sieci gazowej dn 50 PE przewidziany do wyłączenia z eksploatacji

Pkt. a-b-c Odcinek sieci gazowej dn 50 PE przewidziany do wyłączenia z eksploatacji

Miejsce włączenia do istn. sieci gazowej dn 50 PE